

Mapa zasadnicza

Skala 1:500

Powiat prudnicki


Jednostka ewidencyjna: Prudnik - Miasto
Obręb ewidencyjny: PRUDNIK


Karta mapy: 5

Podstawca się zgodził, niniejszej kopii z tytułu
państwowego zasobu geodezyjnego i kartograficznego
urząd prowadzący państwowy
zarchiwizował i udostępnił

Starosta Prudnicki

Wzrost: 170 cm
Ciężar ciała: 70 kg
Data wyznaczenia kopii: 2019.01.01
Data wydania i podpis osoby
funkcyjnej: 2019.01.01

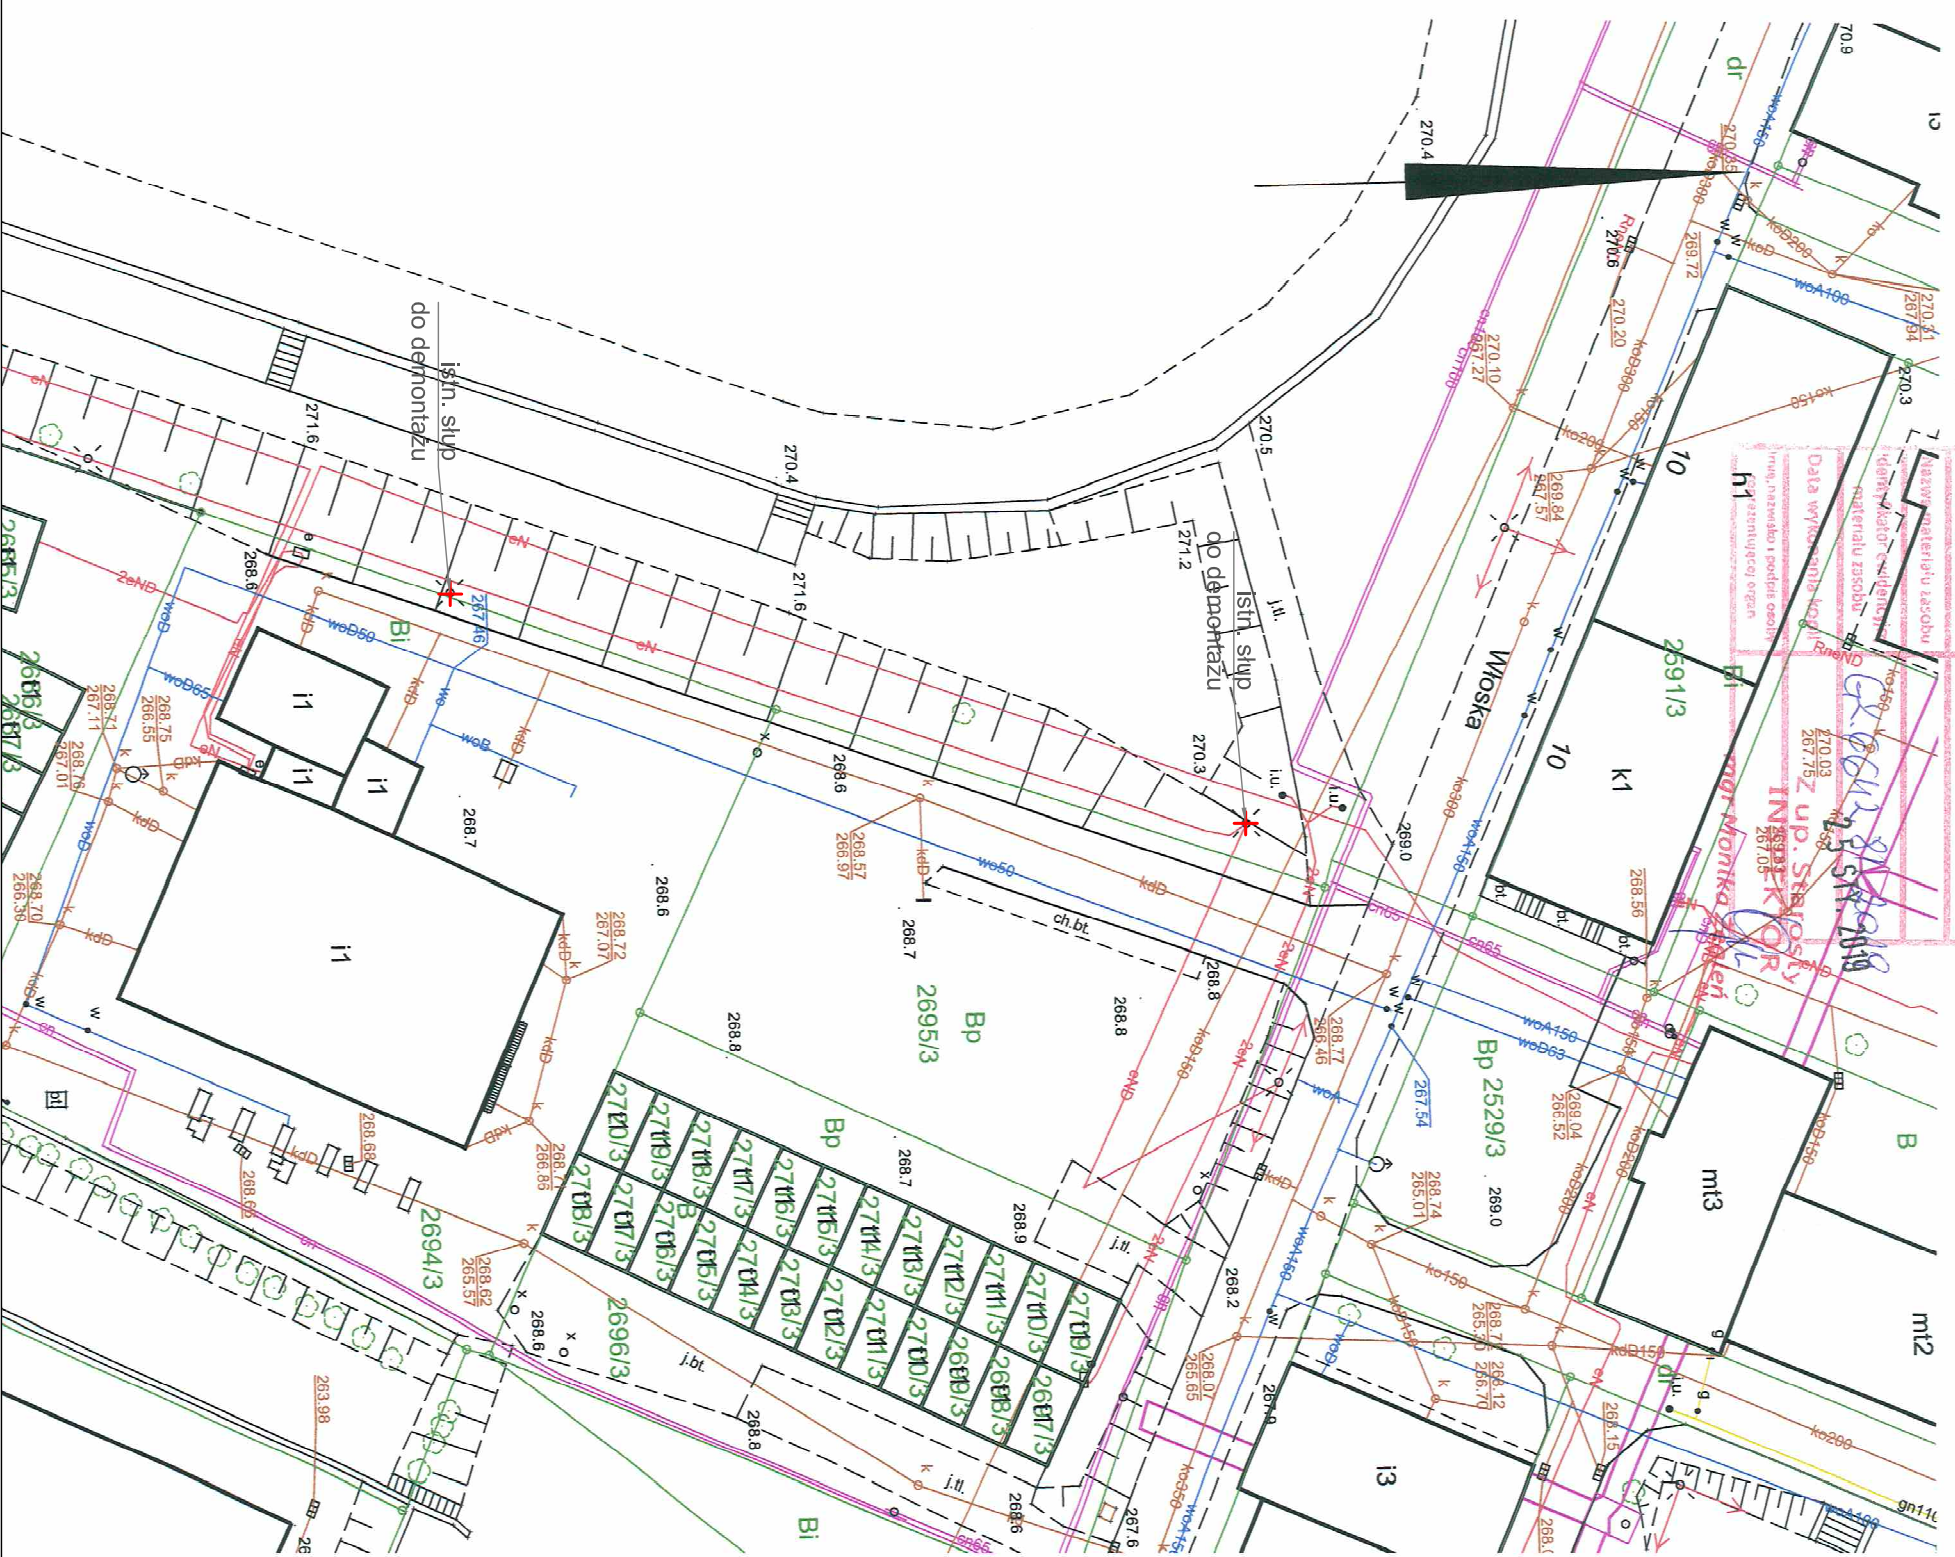

		INST-EL Usługi Elektroinstalacyjne ul. Mirowskiego 10 tel. 604 188 350	
INWESTOR			
GMINA PRUDNIK			
ul. Kościuszk 3, 48-200 Prudnik, gmina Prudnik			
PRZEDMIOT OBRACOWANIA			
Przebudowa oświetlenia ulic na terenie byłych koszar w Prudniku			
ADRES INWESTYCJI			
Prudnik ul. Żołnierska dz. nr: 2483/3; 2478/3; 2438/3; 2495/3; 2480/3; 2484/3; 2486/3; 2491/3; 2489/3; 2487/48; 2487/48; 2490/48.			
Prudnik ul. Legionów dz. nr: 2565/3; 2568/3; 2625/3; 2490/48; 2489/48; 2435/48; 2446/48; 2455/3; 2521/3; 2477/3; 2632/3; 2626/3; 2442/3; 2499/3; 2597/3; 2446/48.			
Prudnik ul. Włoska dz. nr: 2542/3; 2535/3; 2536/3; 2528/3; 2743/3; 2531/3; 2529/3; 2590/3; 2623/3; 2622/3; 2642/3; 2587/3; 2616/3; 2615/3; 2492/48; 2493/48; 2456/48; 2438/48; 2541/3; 2555/3; 2560/3; 2561/3; 2562/3; 2755/3.			
NAZWA RYSUNKU		Formal	Skala
demontaż słupów oświetleniowych		A4	1:500
dz. nr: 2755/3.		Data	Rys. nr:
		2019.01	E-10
Branża	Projektant	Nr uprawnień	Podpis
elektryczna	inż. Norbert Mojeła	OP/0226/PWOE/06	