



szafka oświetlenia schodów SZ

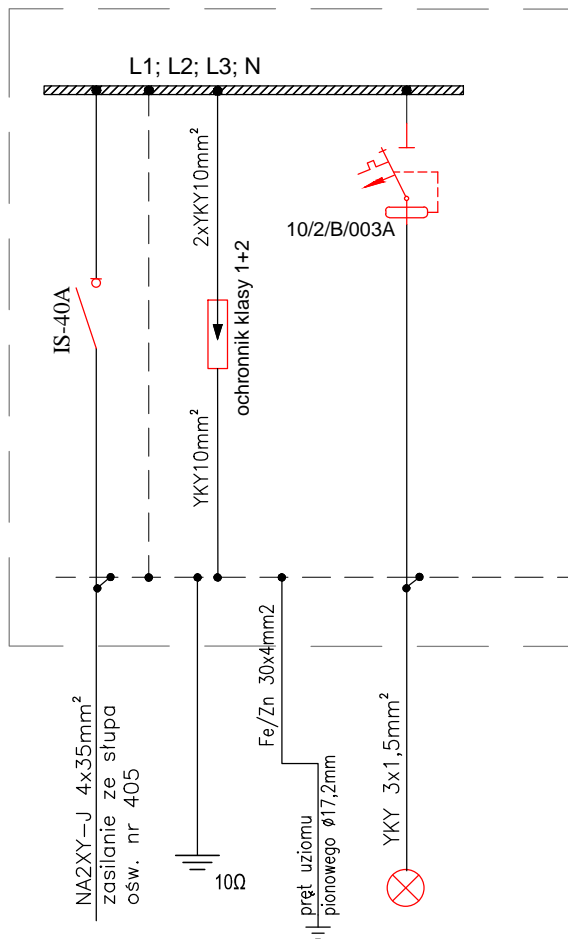


Nr obwodu			F1
Nazwa urządzenia	wyłącznik główny rozdzielnic	ochrona przepięciowa	□ oświetlenie schodów
Pi [kW]			0,29

UWAGI.

1. UKŁAD SIECIOWY: TN-C-S
2. OCHRONA OD PORAŻEŃ SZYBKE WYŁĄCZANIE
3. RYSUNEK NALEŻY ROZPATRYWAĆ ŁĄCZNIE Z INNYMI DOKUMENTAMI M.IN.: RYSUNKAMI, OPISEM TECHNICZNYM.

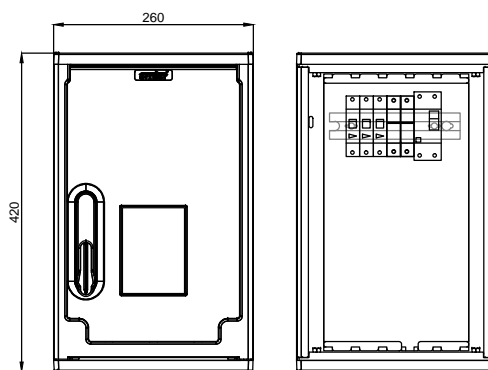

 AR-DOM		BIURO PROJEKTOWO USŁUGOWE		AR-DOM BIURO PROJEKTOWO USŁUGOWE ARKADIUSZ ŻURAKOWSKI 48-200 PRUDNIK UL. MIĘROSLAWSKIEGO 19 TEL/FAX 077 4369116		
STADIUM PROJEKTU: Projekt budowlany				NAZWA DOKUMENTACJI:		
INWESTOR: Gmina Prudnik ul. Kościuszki 3 48-200 Prudnik				Przebudowa schodów w ciągu chodnika pieszych połączenia ulic Kołłątaja - Chrobrego w Prudniku		
AUTOR: mgr inż. Arkadiusz Żurkowski		NR UPRAWNIENI: OPL/0248/ P/OOD/06	SPECJALNOŚĆ: Drogi	DATA I PODPIS: 05/2019	NAZWA RYSUNKU: E-4	
Projektant branżowy: inż. Norbert Mołęda		NR UPRAWNIENI: OPL/0226/ P/WOE/06	SPECJALNOŚĆ: Instalacje elektryczne	DATA I PODPIS: 05/2019	NR UMOWY:	
OPRACOWAŁ:		NR UPRAWNIENI:	SPECJALNOŚĆ:	DATA I PODPIS:	SKALA: 1:500	
					BRANŻA: BUDOWLANA EGZ.	